


Lp	NAZWA	POWIERZ. (m2)
01.1	wiatrołap	3.20
01.2	porn. tech	2.50
01.3	pożyczalnia	72.50
01.4	porn. socialne	19.80
01.5	porn. gosp.	6.50
01.6	wc	5.90
01.7	gabinet	13.90
01.8	gabinet	23.50
01.9	gabinet	24.20
01.10	gabinet	15.70
01.11	gabinet	17.90
01.12	rejestracja	16.50
01.13	wc	4.90
01.14	wiatrołap	3.80
01.15	komunikacja	4.00
01.16	gabinet	19.10
01.17	wc	2.60
01.18	gabinet	12.70
01.19	porn. gosp.	9.90
01.20	porn. gosp.	9.90
01.21	pożyczalnia	6.60
01.22	komunikacja	3.90
01.23	wc	2.60
01.24	porn. gosp.	1.70
01.25	gabinet	10.60
01.26	gabinet	10.50

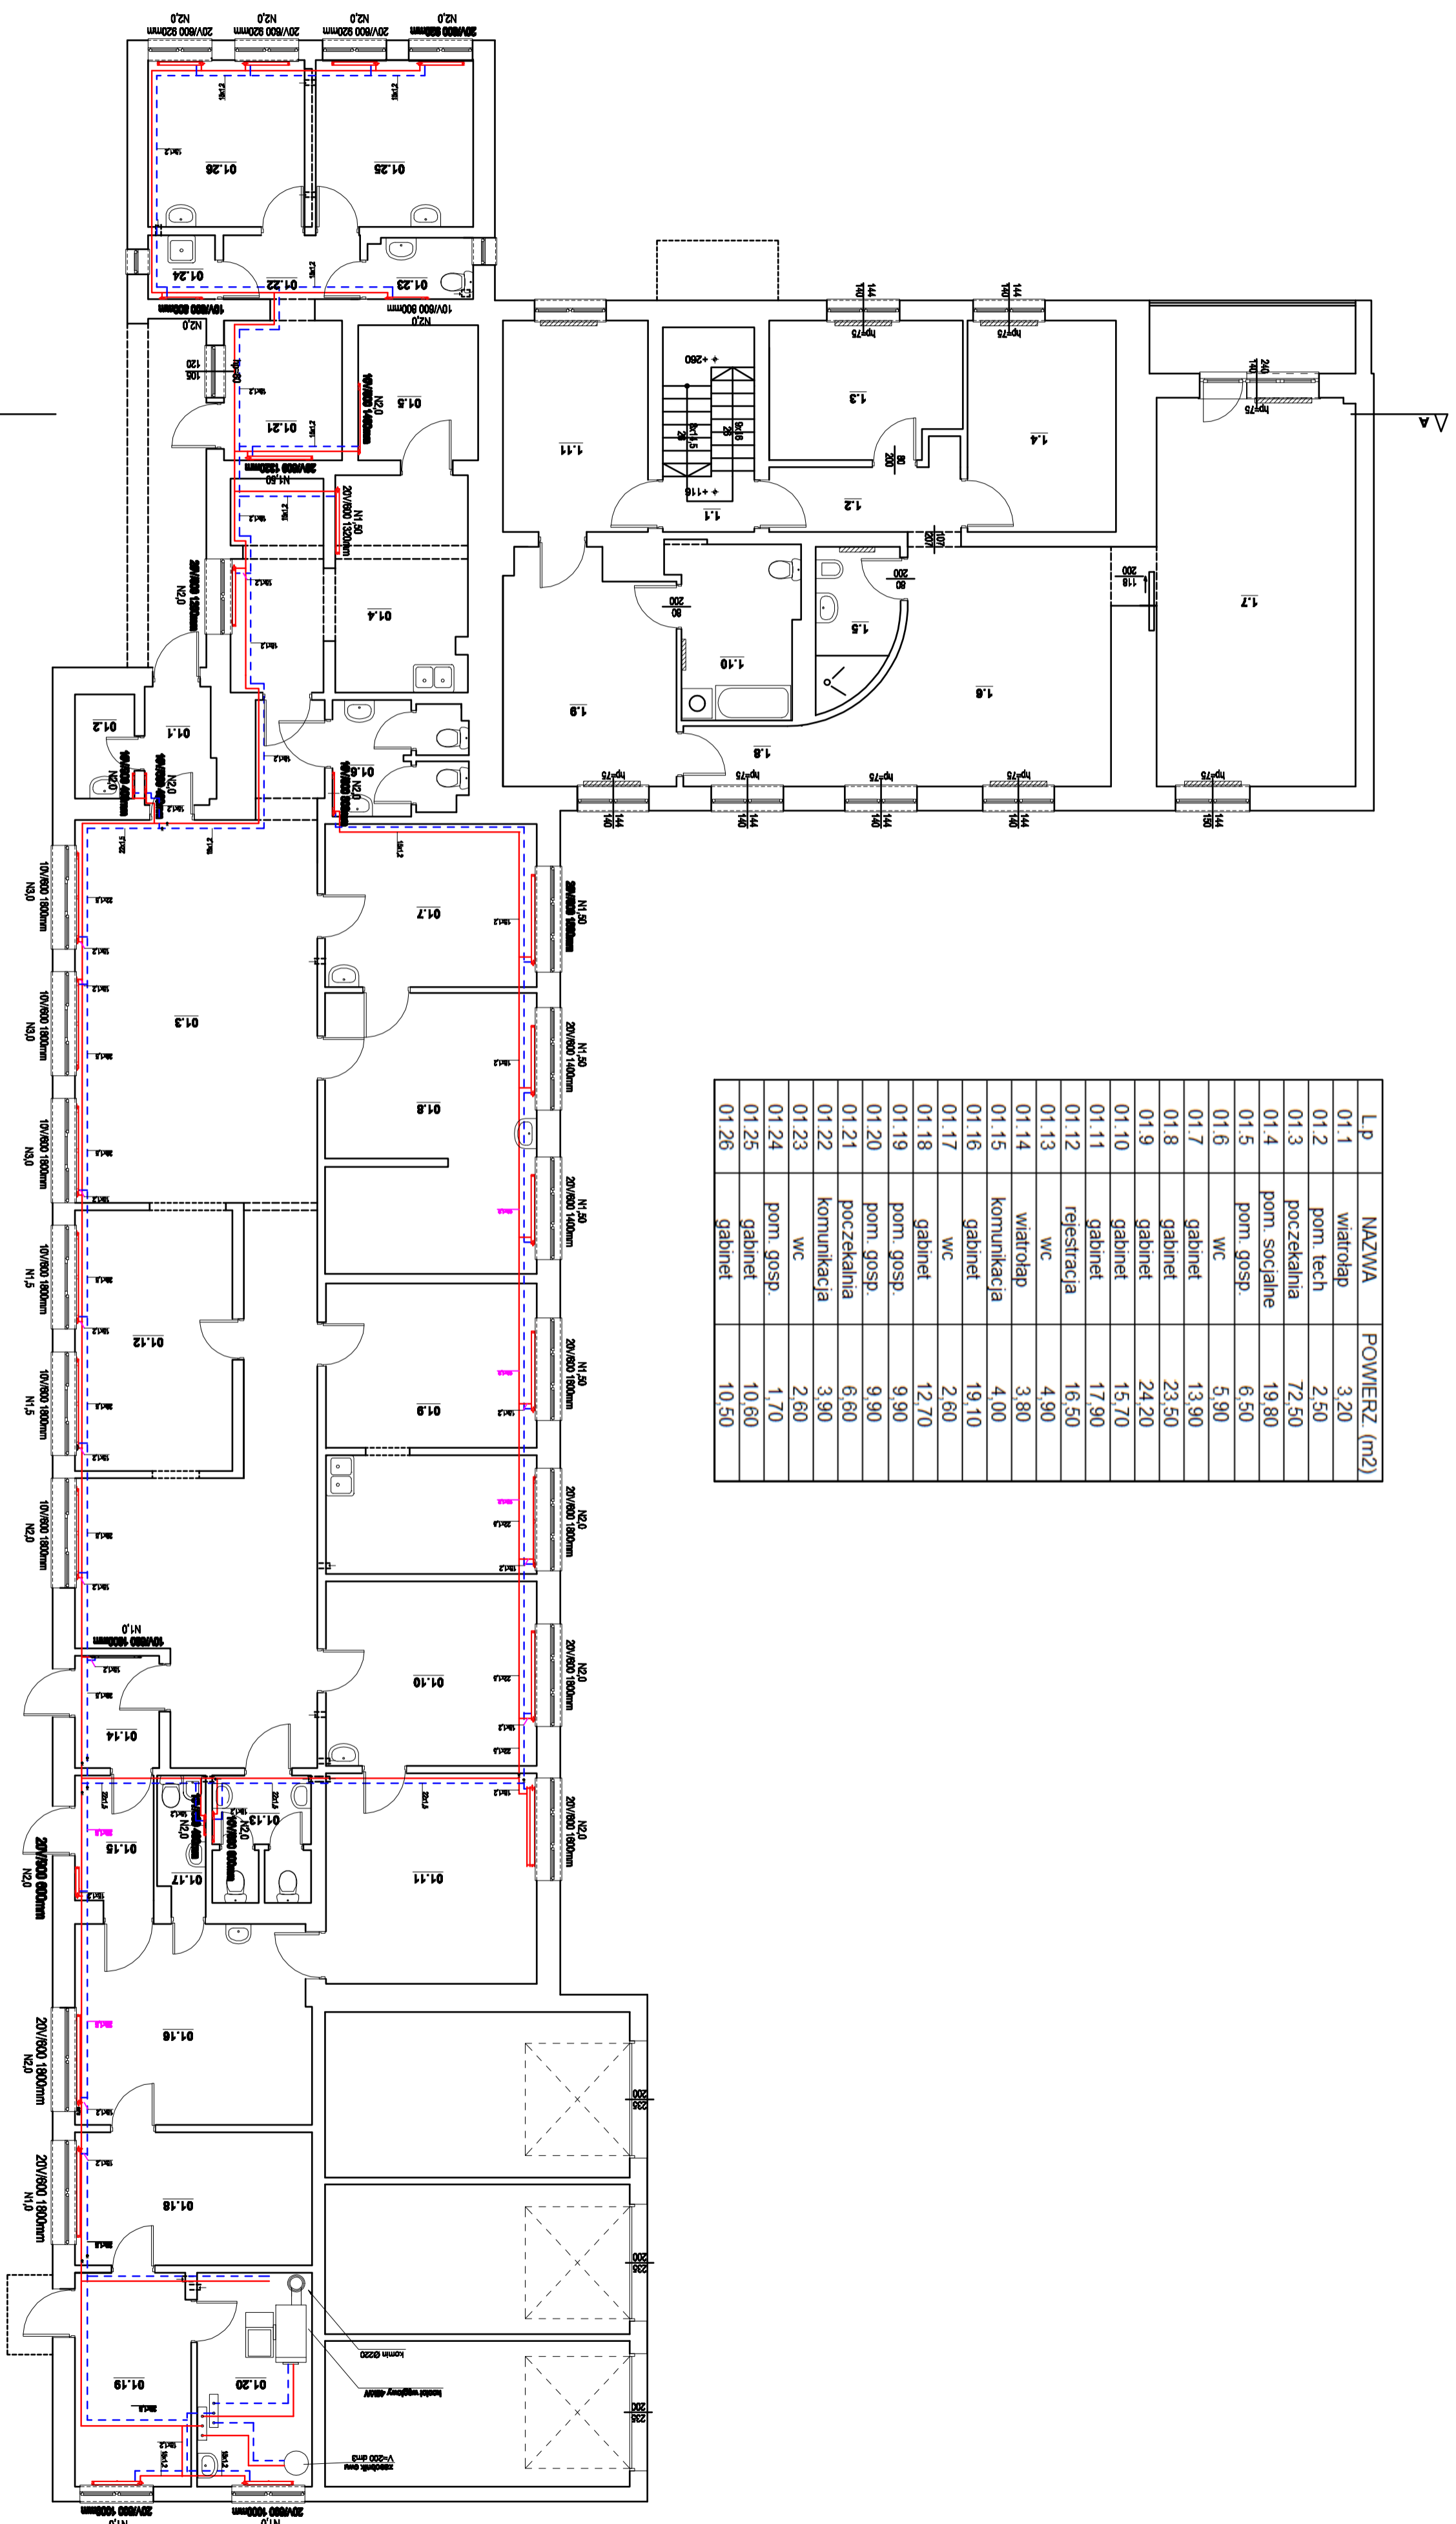

**LEGENDA**

- Instalacja powrotna
- Instalacja zasilająca
- Zawory odchylające

Biurowo-Usługowe ELPISO - Andrzej Kulesa  
 62-510 Koniń, ul. Kard. Wyszyńskiego 15/105  
 tel. 781 605 759, e-mail: kulesa@wp.pl

TEMAT: **OŚRODEK ZDROWIA ORAZ BUDYNEK  
 MIESZKALNY WIELORODZINNY**

INWESTOR: **62-710 Władysławów ul. Kaliska 4, dz. nr 125 i 126**

TEMAT RYSUNKU: **Gmina Władysławów**

BRANŻA: **Rzut parteru - Instalacja c.o.**

PROJEKTANT: **sanitarna mgr inż. Andrzej Kulesa**

SPRAWDZAJĄCY: **mgr inż. Roman Narętczyk**

BRANŻA: **SKALA**

DATA: **15.04.2017**

SKALA: **1:100**

NR RYS.: **S/01**